

AMENAGEMENT de SAINT-VALLIER

Andancette

SIPIDN


Objet: Maintien d'une station de pompage, de deux puits et des
canalisations

AOTDC 14026 Bis

A					Création du document		
IND.	DATE	DESSINE PAR	CONTROLE PAR	VALIDE PAR	MODIFICATIONS	DOMAINE	
REFERENCES : U:\ServeurDAO\DRV-Bureau_Technique\archives-DRV\domaine\14_SVK19\1400K191DO3398A							
 Compagnie Nationale du Rhône L'ENERGIE A L'ETAT PUR Direction régionale de VIENNE Z.A. de Vérenay - BP 77 - AMPUIS - 69420 CONDRIEU Tél : 04-74-78-38-80 Fax : 04-26-10-24-44 cnr.tm.fr @ cnr.vienne					<u>Situation :</u> Sur la commune d'Andancette Section B1 au lieu dit : Les Passés En RG du Bancel <u>Légende :</u>  Domaine concédé CNR  AOTDC 14026 Bis		
DESSINE PAR : LODIER C. DATE : 18/07/2012		CONTROLE PAR : DATE :		VALIDE PAR : DATE :		CHARGE D'AFF : GONZALES P. N° D'AFFAIRE :	
AUTOCAD V2010 Copyright CNR. Ce document est la propriété de la CNR. Toute communication, reproduction, même partielle, est interdite sauf autorisation écrite.					ECHELLE : 1/2000 1/5000		
1400K191DO3398						IND. A	

D.V.

PLAN DE MASSE
Echelle 1/2000

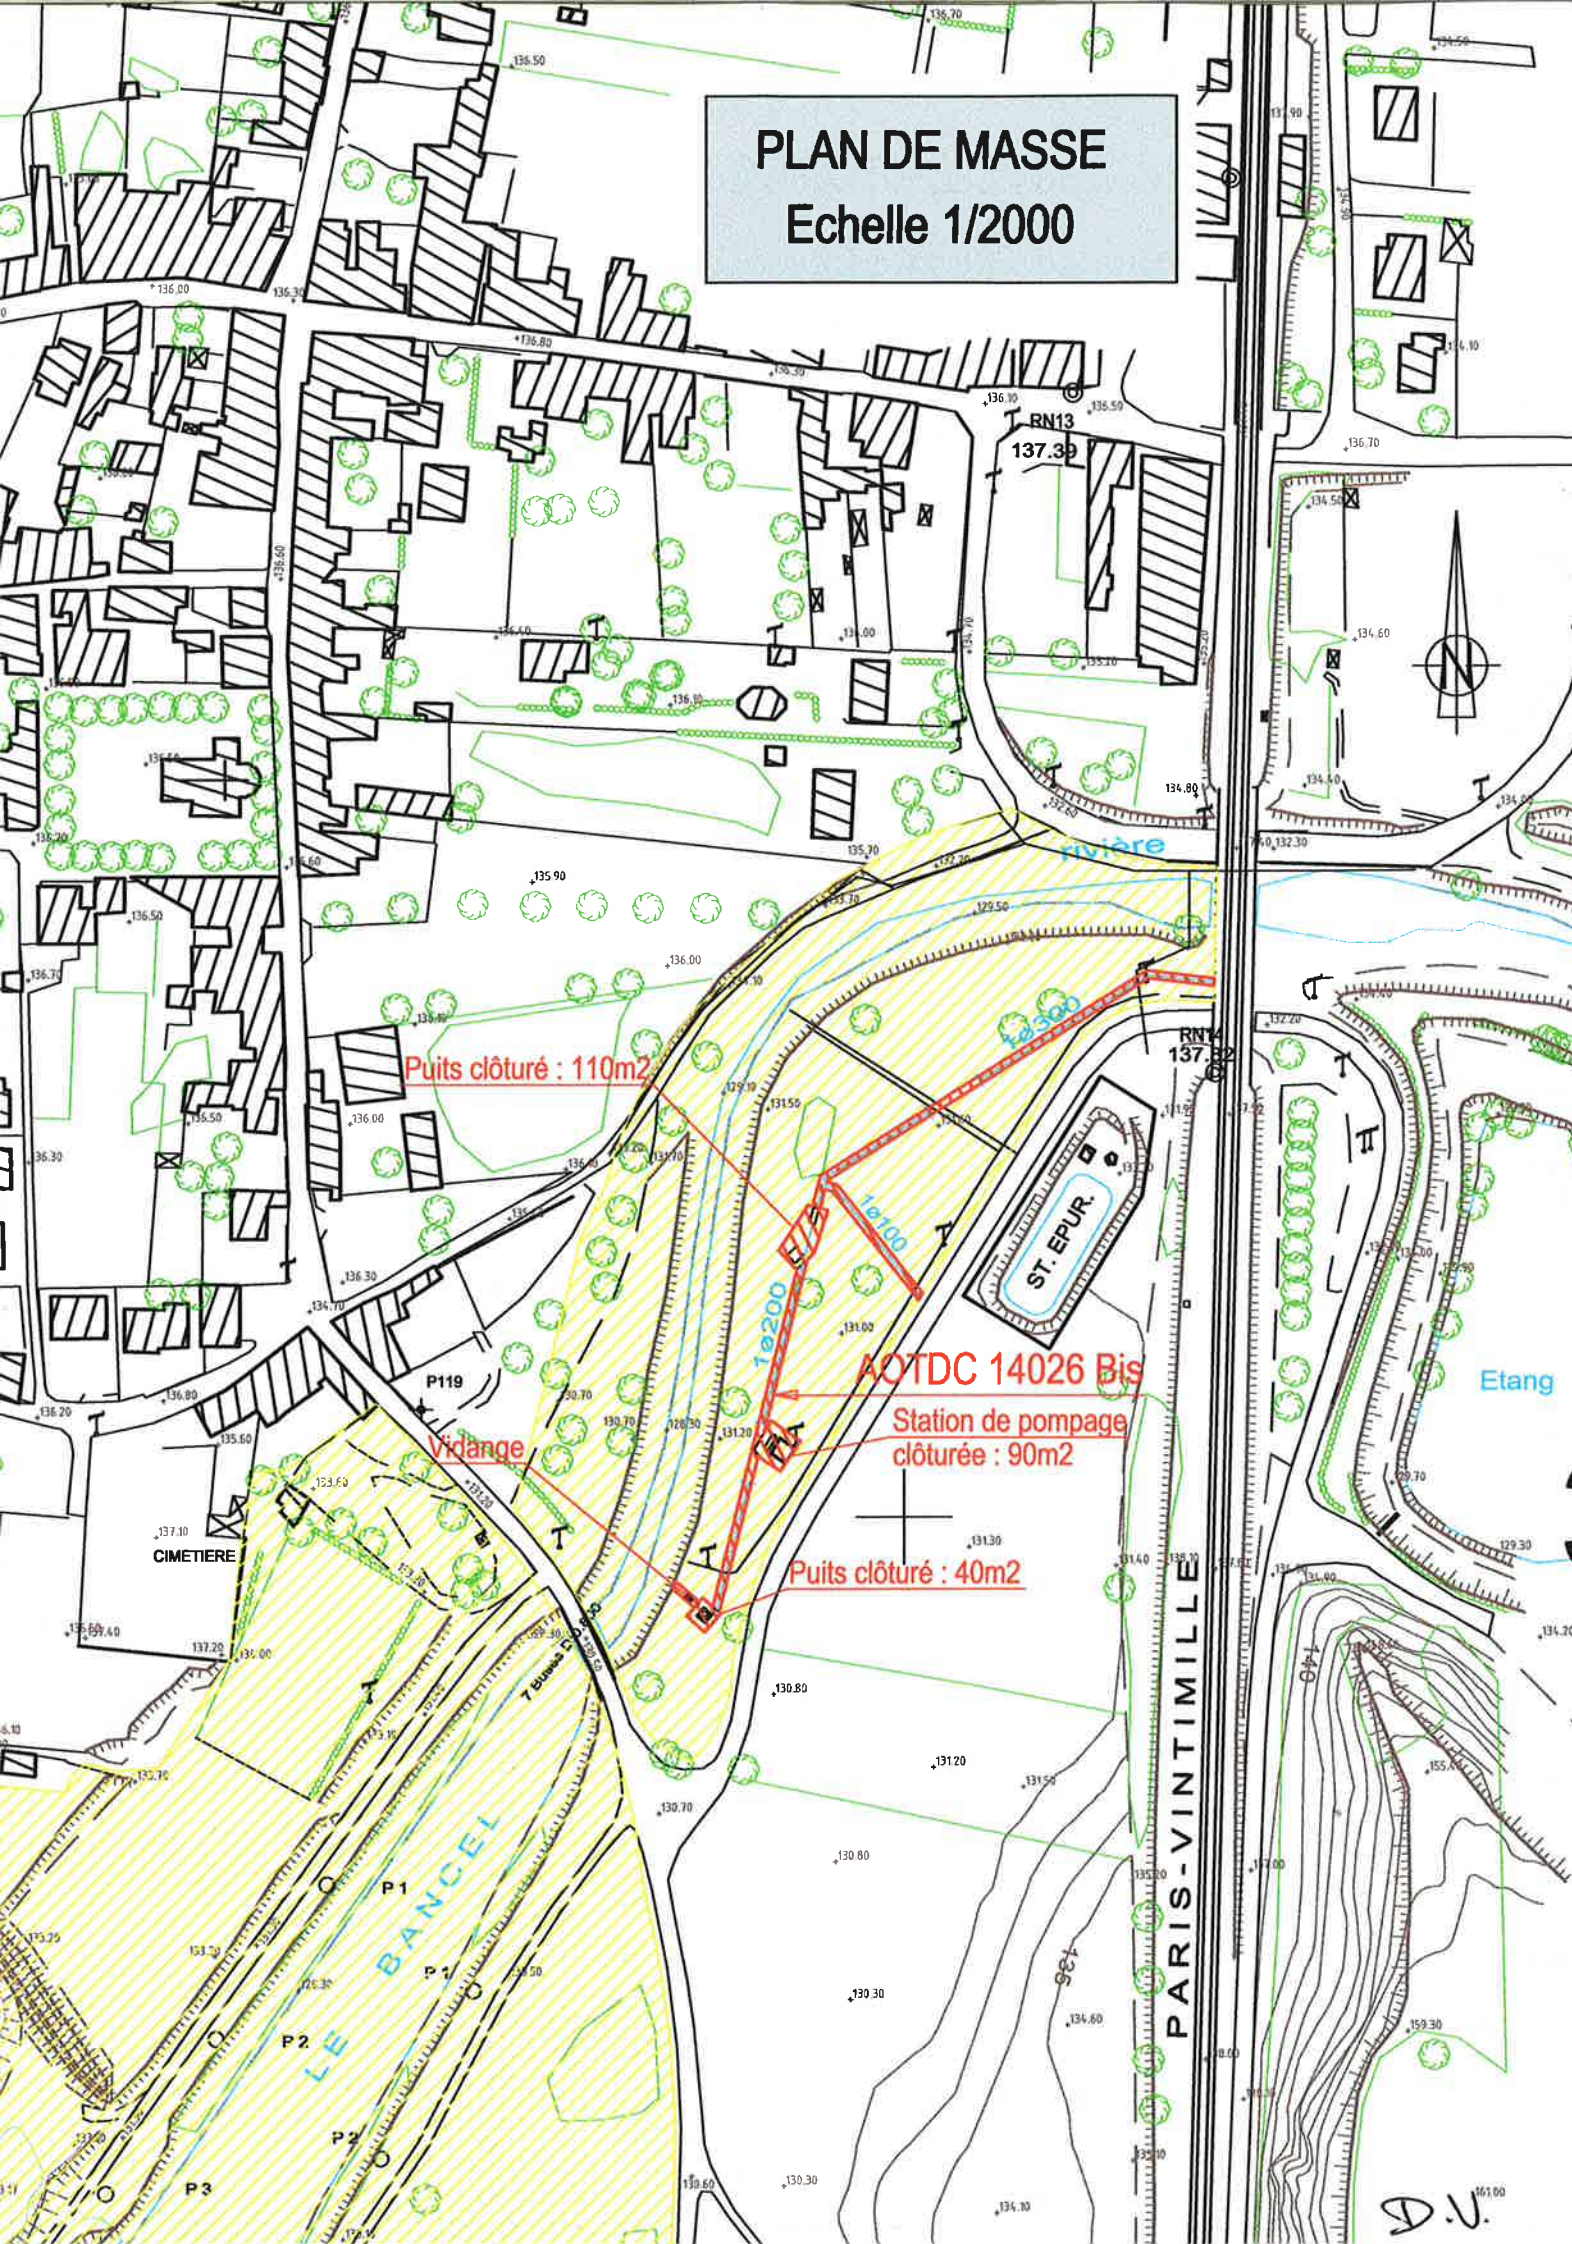

PLAN DE SITUATION
Echelle 1/5000

